







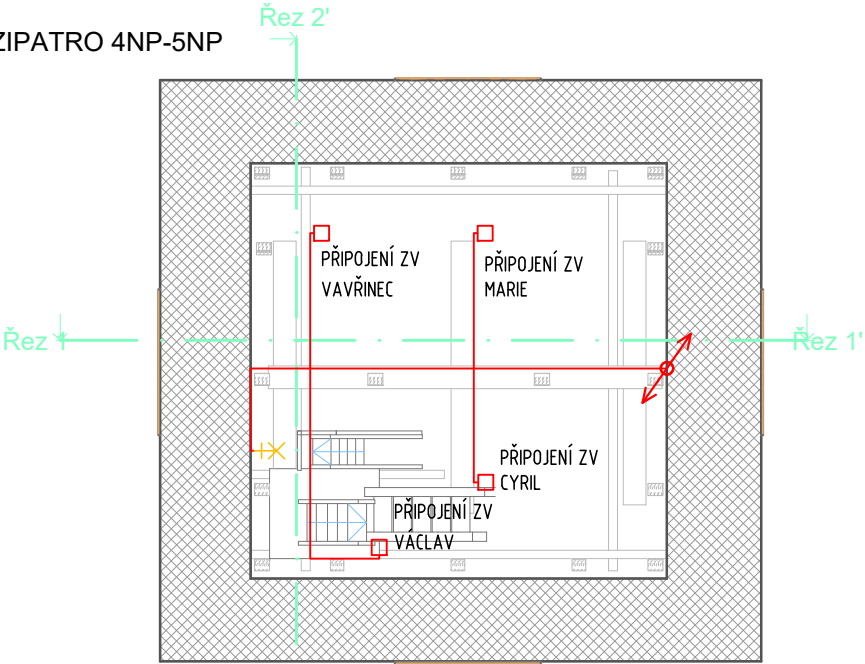

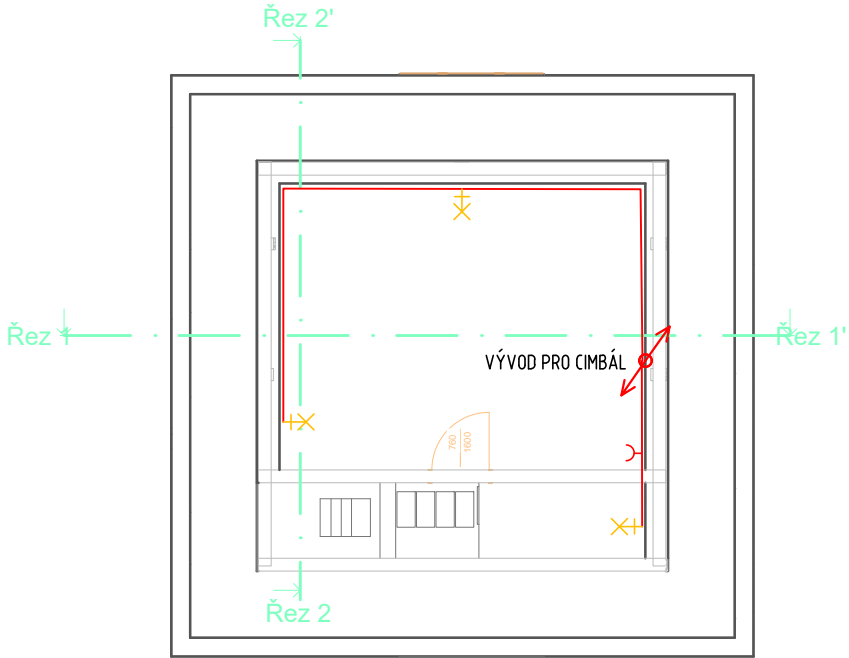


MEZIPATRO 4NP-5NP



5NP



LEGENDA:

-  ROZVADĚČ
-  HLAVNÍ KABELOVÁ TRASA
-  STOUPACÍ/KLESAJÍCÍ VEDENÍ
-  ZÁSUVKA JEDNODUCHÁ
-  VYPÍNAČ ŘAZENÍ 1
-  VYPÍNAČ ŘAZENÍ 6
-  VYPÍNAČ ŘAZENÍ 7
-  SVÍTIDLO STROPNÍ PŘISAZENÉ
-  SVÍTIDLO STROPNÍ ZÁVĚSNÉ
-  SVÍTIDLO NÁSTĚNNÉ
-  OCHRANNÉ POSPOJOVÁNÍ
-  POHYBOVÉ ČIDLO

GENERÁLNÍ PROJEKTANT:

Ing. arch. Tomáš Gábor
Štefánikova 1365, 76001 ZLÍN
gaborarchitekt@gmail.com

GÁBOR
ARCHITEKT

INVESTOR: Římskokatolická farnost Vizovice
Palackého náměstí 365, 76312 Vizovice

AUTORIZACE Ing. arch. Tomáš Gábor

STAVBA: OBNOVA ELEKTROINSTALACE
VĚŽE KOSTELA, VIZOVICE

STUPĚŇ: OHLÁŠENÍ STAVBY

ČÁST: ARCHITEKTONICKOSTAVEBNÍ
ŘEŠENÍ

VÝKRES: PŮDORYS MEZIPATRO A 5NP

MĚŘÍTKO:
1:100

DATUM:
7/2024

Č. VÝKRESU:
D.1.1.4